


Szczegół styku rur przepustu
M 1:10

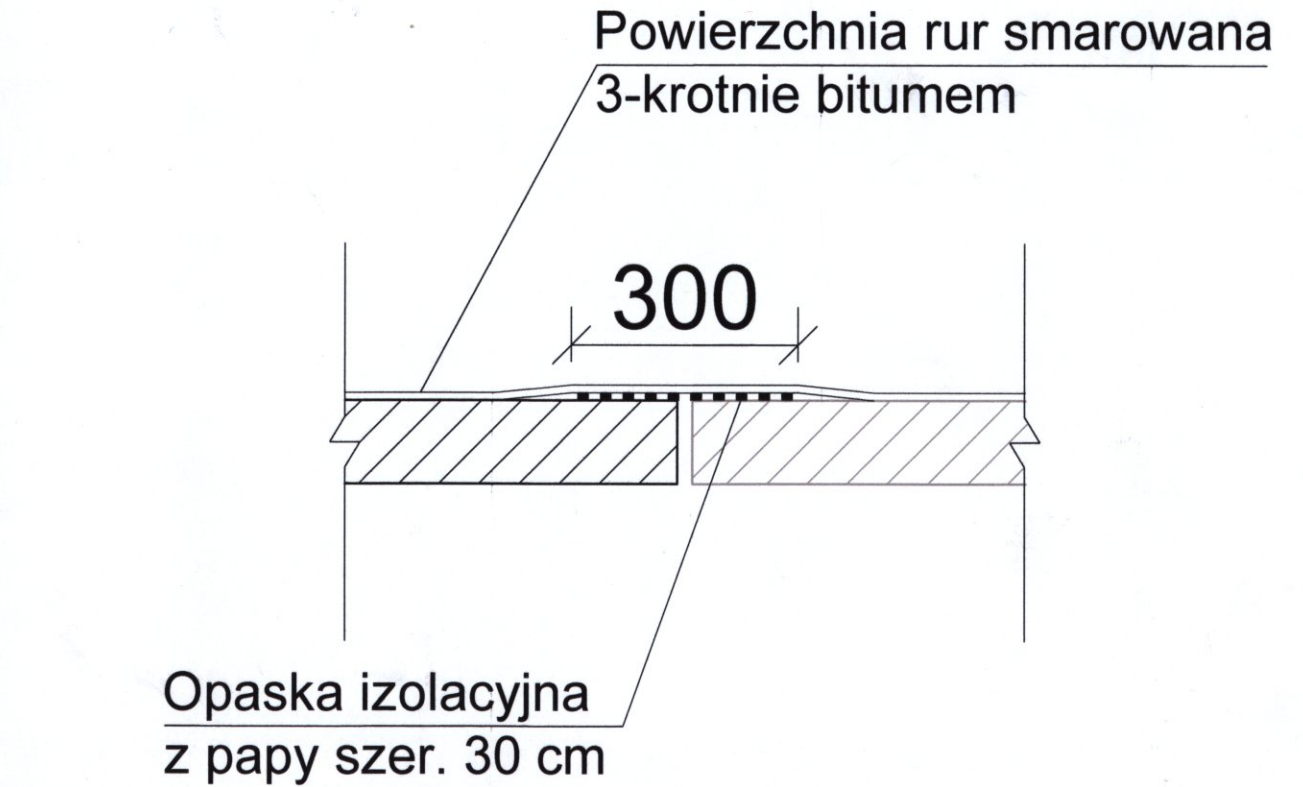



Uwaga: możliwe korygowanie wysokości i spadku wlotu, dostosowując ich do istniejącej sytuacji

Lider konsorcjum: **UAB PLENTPROJEKTAS**
ul. Elevatorska 13, lokal 22, 15-620 Białystok. Tel. 0037052127941, e-mail: bendras@plentprojektas.lt

Partner konsorcjum: **DROTECH** Spółka z o.o.
ul. Ciołkowskiego 90, 15-516 Białystok, tel./fax +48 85 743-10-42, 743-12-41 drotech@drotech.com.pl

Stadium: **P.W.** Nazwa rysunku: Rysunek połączenia istn. przepustu z nowymi rurami (dobudowa) w km 388+350
Skala: **1:25** Obiekt: ROZBUDOWA DRUGI KRAJOWEJ NR 16 NA ODCINKU OD KM 386 +910 DO KM 389 + 009.82 W OGRODNIKACH (GRANICA PANSTWA Z LITWA) WRAZ Z BUDOWĄ I PRZEBUDOWĄ NIEZBĘDNEJ INFRASTRUKTURY TECHNICZNEJ

Projektant:	Sprawdzający:	Dyrektor Biura:	Podpis:
Imię i nazwisko nr. upr.:	Imię i nazwisko nr. upr.:	Imię i nazwisko:	
techn. Sławomir Pietraszkiewicz BI 68/84	mgr inż. Marek Gwiazdowski BI/46/02	Audrutė Sirtautienė	
Współpraca:			
mgr. inż. Audrutė Sirtautienė			
mgr. inż. Andrius Sirtautas			

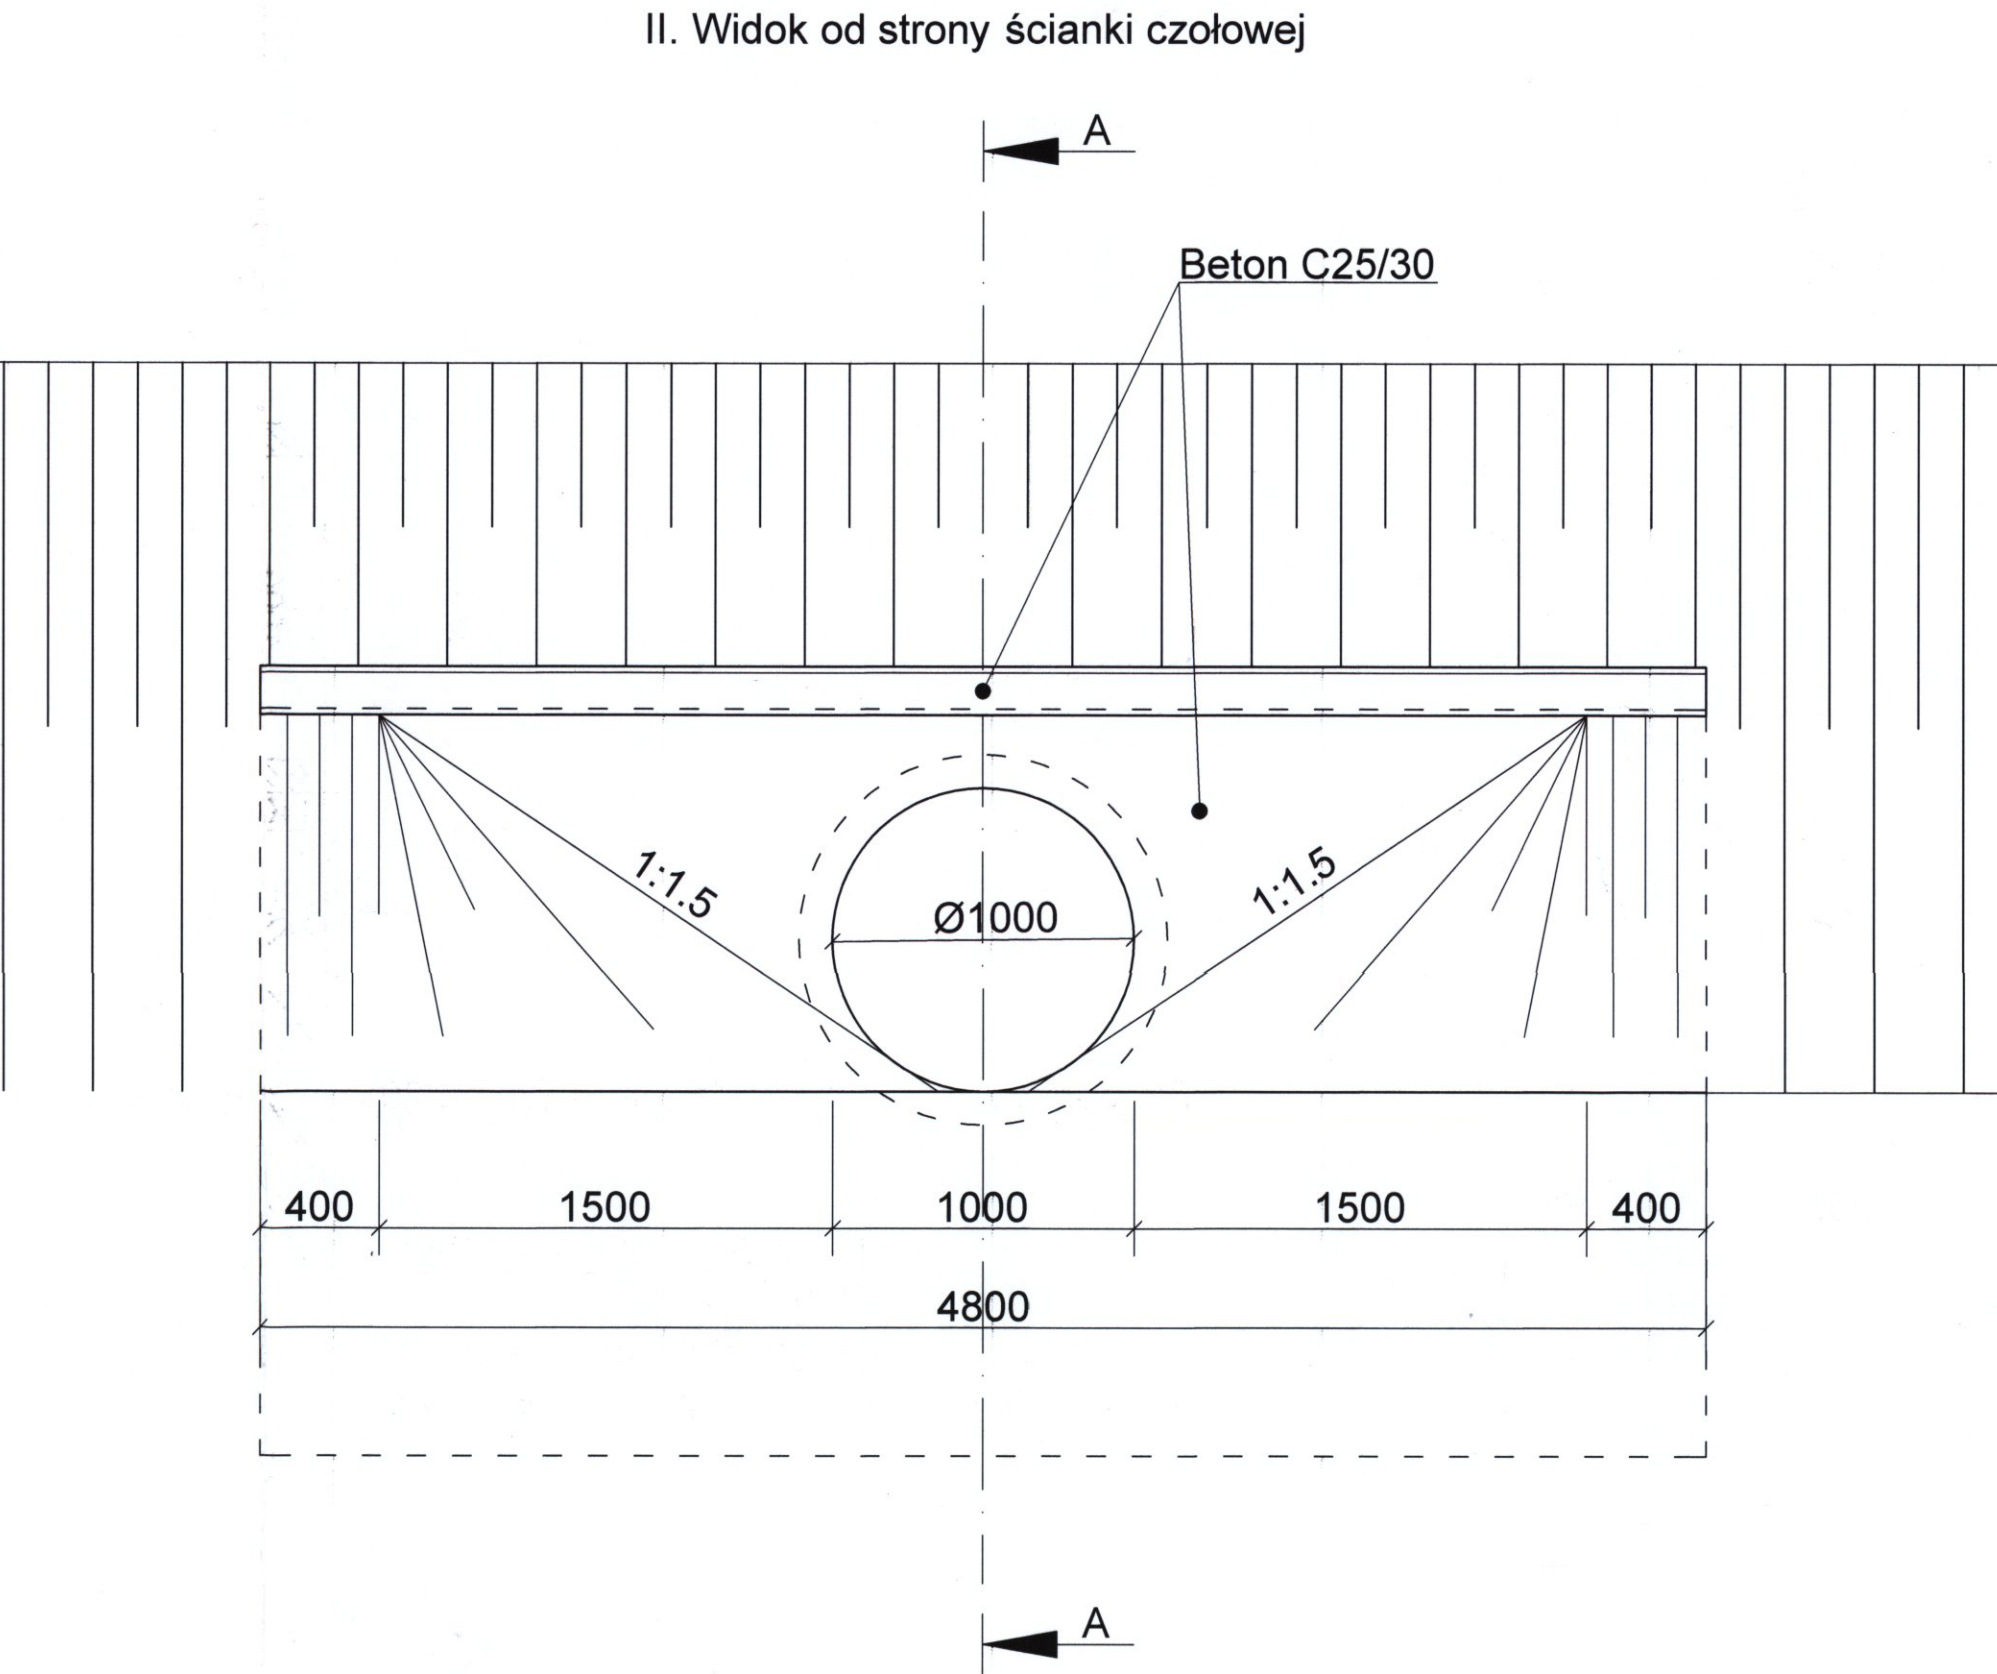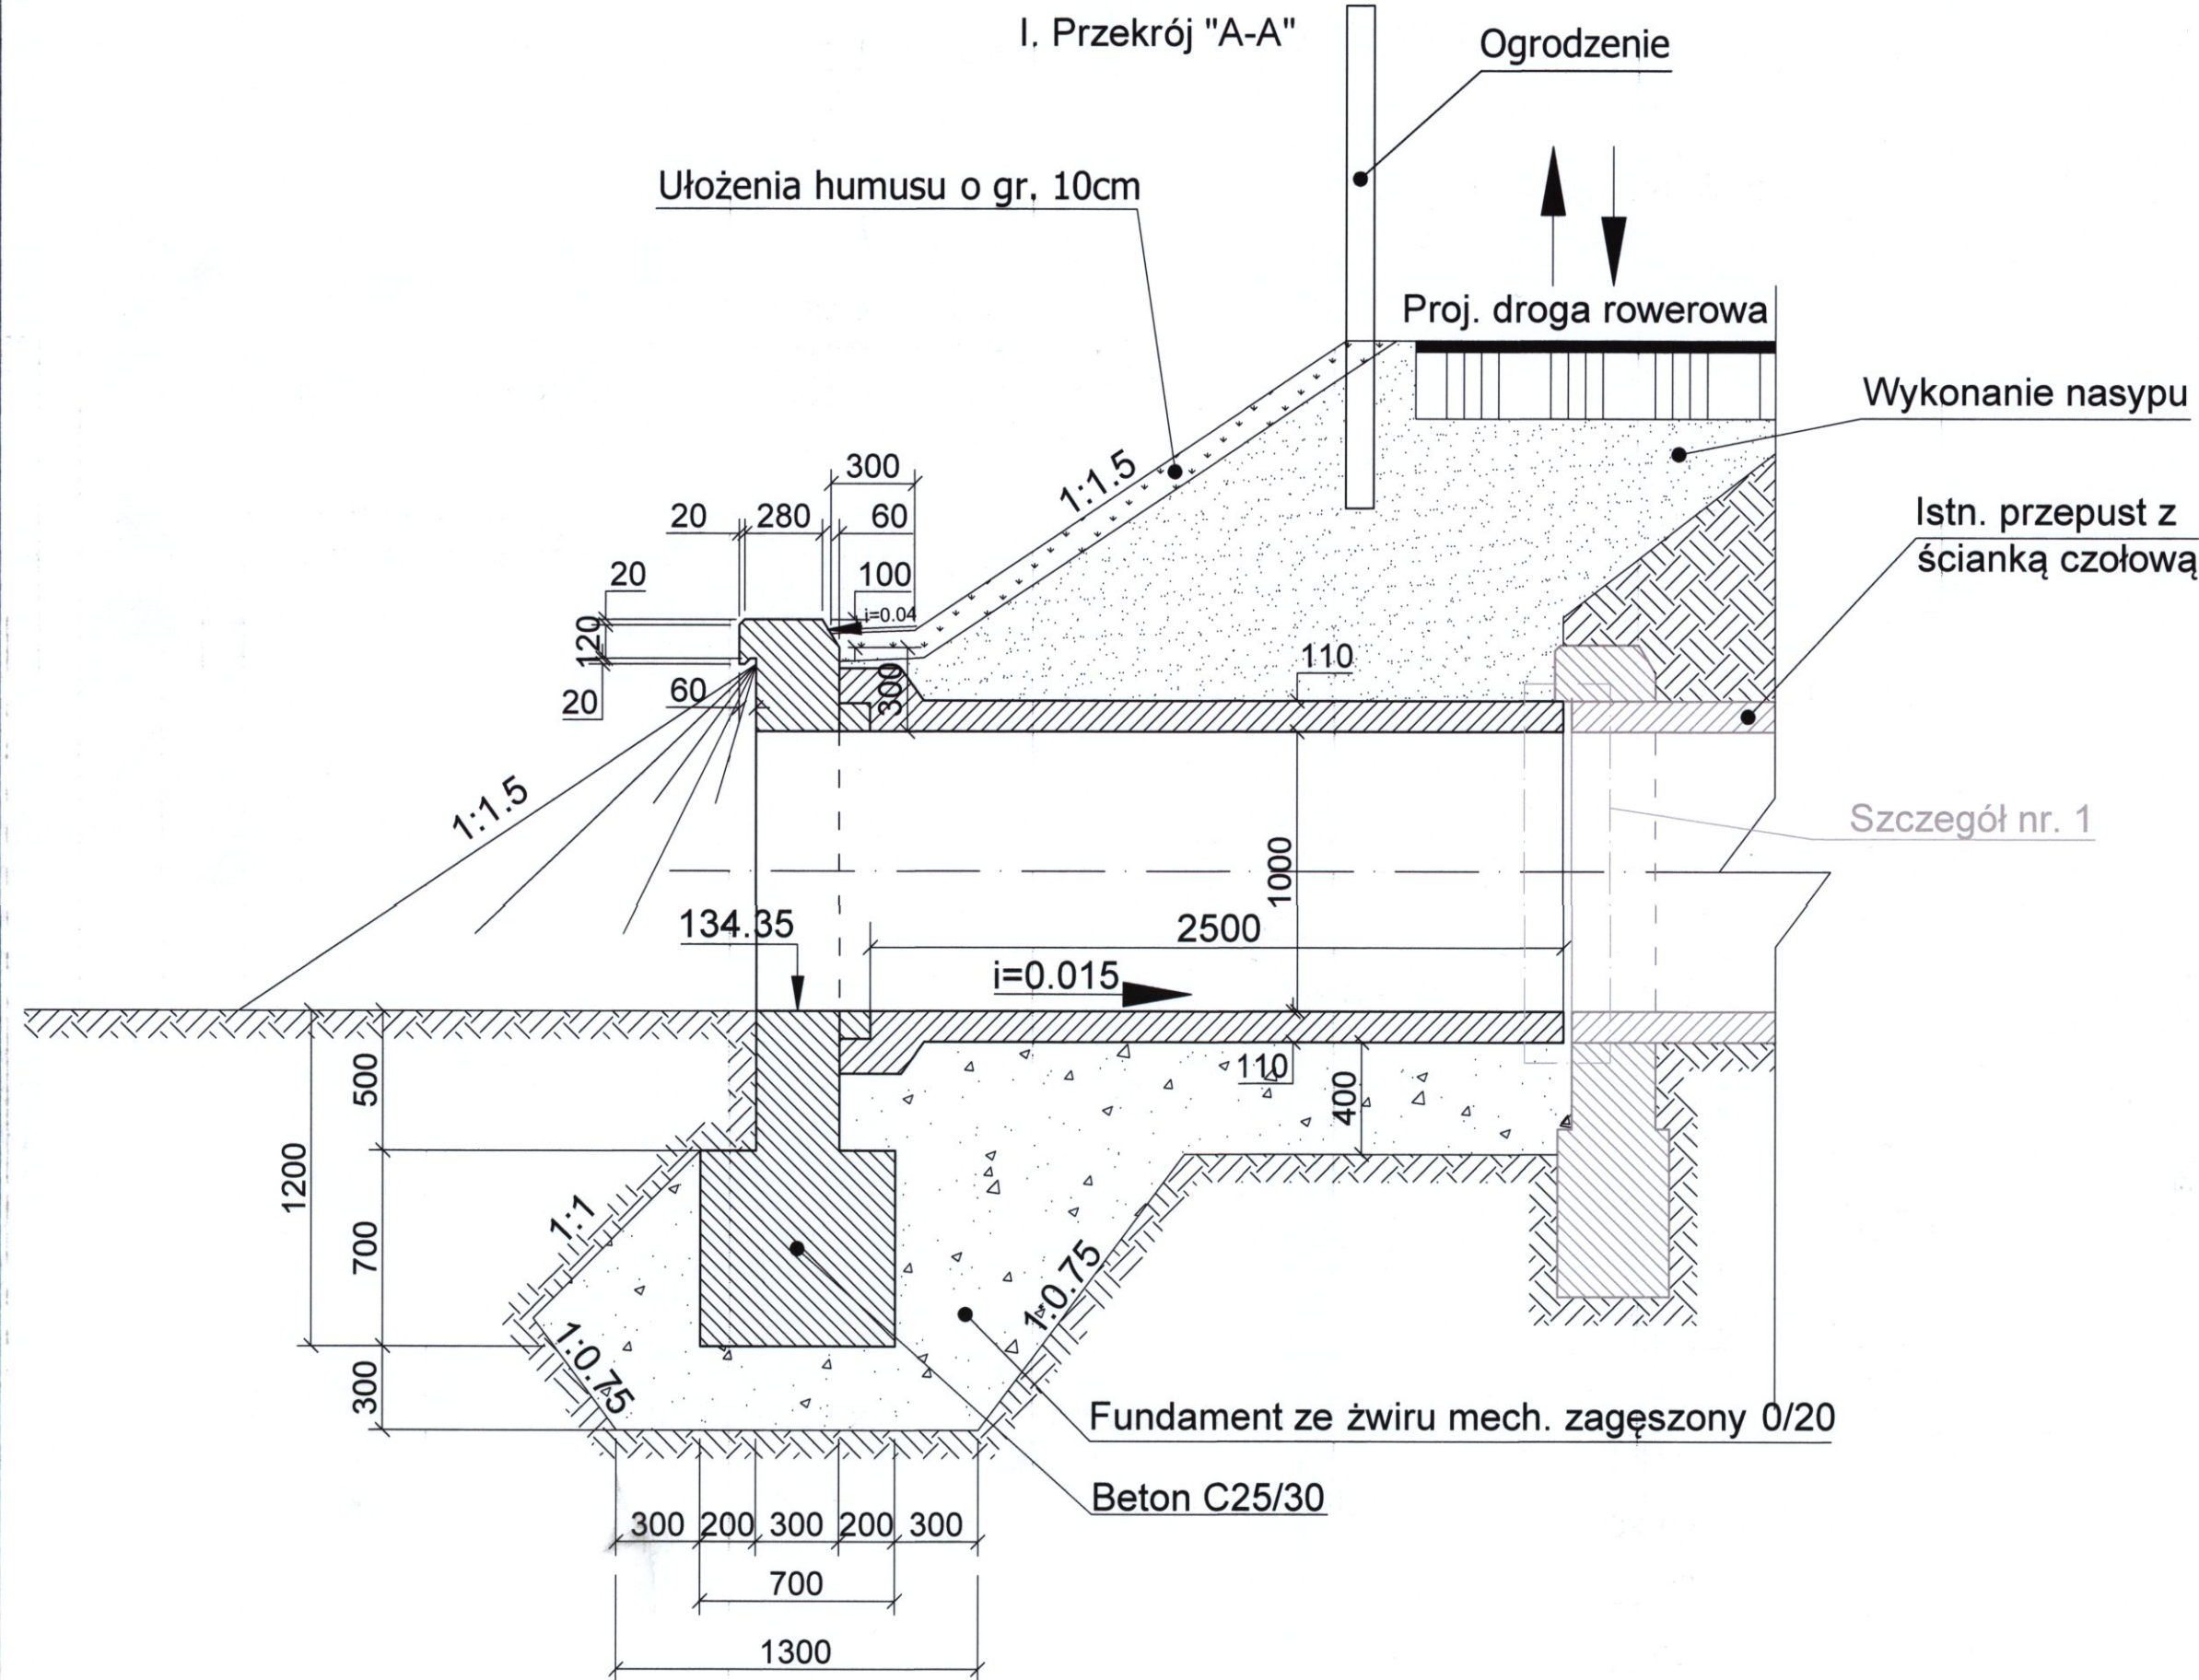

Fundament ze żwiru mech. zagęszczony 0/20

Zbrojenie pręty stalowe 4,5 mm
dł. 420 cm, 2 szt.

Zbrojenie pręty stalowe 18 mm
dł. 45 cm, 8 szt. Opaska żelbetowa

